

Organ prowadzący państwowy zasób geodezyjny i kartograficzny
STAROSTWO POWIATOWE W KIELCACH
 Biuro Dokumentacji Geodezyjnej i Kartograficznej
 ul. Piłsudskiego 44
 25-111 Kielce

Niniejsza dokumentacja była przedmiotem narady koordynacyjnej

Znak sprawy: **GN-III.6630.1437.2014**

Termin i miejsce narady koordynacyjnej: **Kielce, dnia: 21 SIE 2014**

Imię, nazwisko i podpis osoby reprezentującej organ: **Z upoważnieniem Główny Specjalista mgr inż. Marcin Korba**

Podpisuje się, że 1. niniejszy dokument jest opracowany w wyniku prac geodezyjnych i kartograficznych, 2. niniejszy dokument zawiera opisane dane i nie zawiera materiałów państwowych zasobów geodezyjnych i kartograficznych


STAROSTWO POWIATOWE W KIELCACH
 Powiatowy Ośrodek Dokumentacji Geodezyjnej i Kartograficznej

2014.04.26 2663

29.05.2014

[Signature]

- LEGENDA:
- Projektowana sieć wodociągowa
 - Projektowane przyłącze wodociągowe
 - Hydranty przeciwpożarowe Ø80
 - Zasuwany

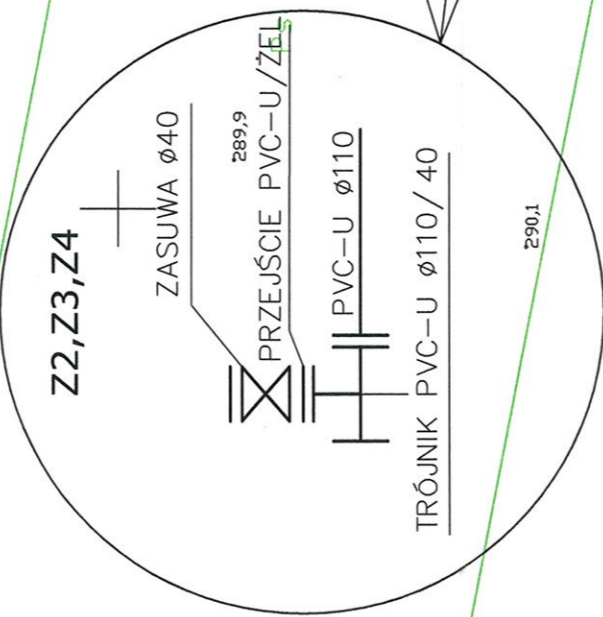

Nazwa rysunku: PLAN ZAGOSPODAROWANIA TERENU					Nr rysunku: 2
Opis: PROJEKT SIECI WODOCIĄGOWEJ W M. MOKRY BÓR GM. MNIÓW					Skala: 1:500
Projektant:	Specjalność:	Nr uprawnień:	Podpis:	Data:	Stadium: PB/PW
mgr inż. D. ŚLIZ	INSTAL-INŻ.	KL - 178/90	<i>[Signature]</i>	06.2014r	Etap: PROENCO ul. Warszawska 30/10 25-312 Kielce
Autent:			<i>[Signature]</i>	06.2014r	
Smak:	INSTAL-INŻ.	GP-II-7342/170/92	<i>[Signature]</i>	06.2014r	

300049